


RZUT PARTERU
[fragment]
SKALA 1:50

INSTALACJE ELEKTRYCZNE

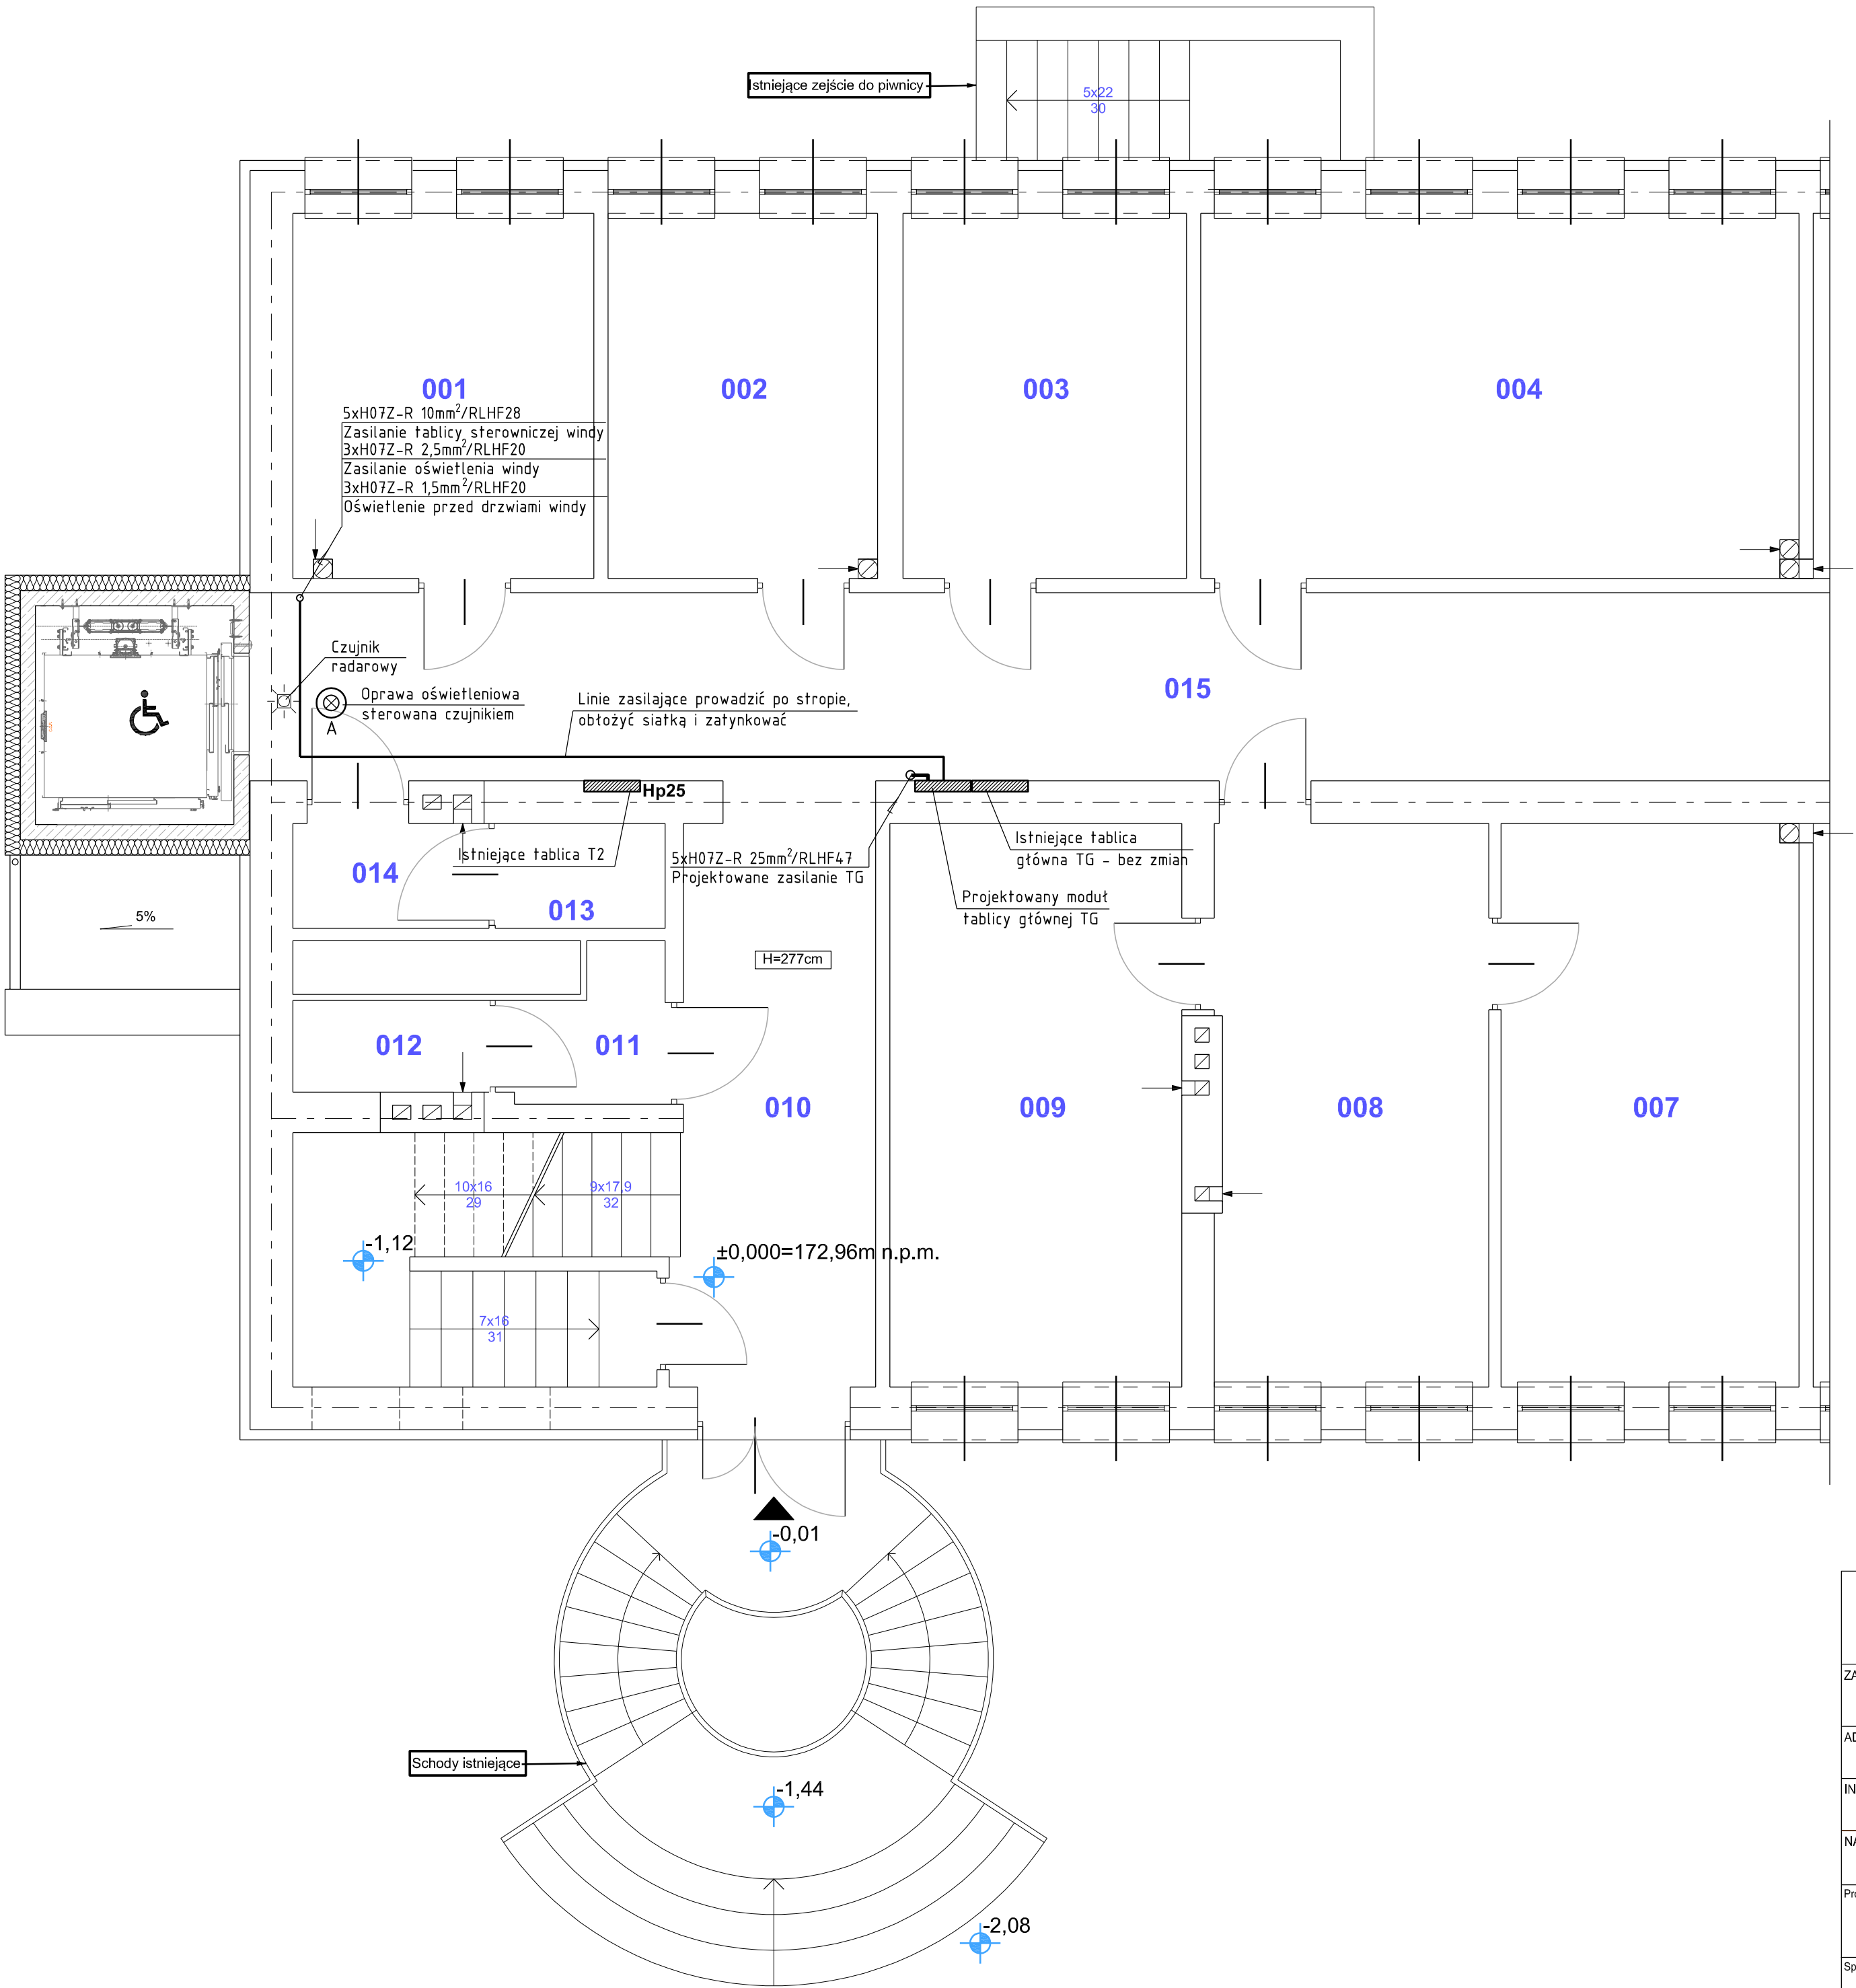

Legenda oznaczeń:

- Ściany istniejące do zachowania
- Przemurowania
- Ściany / Elementy do wyburzenia / zdemontowania
- Ściany żelbetowe szyby
- Termoizolacja - ściany wełna min. fasadowa gr. 15cm - dach kliny styropian podłoga/dach gr. min. 20 cm
- Części budynku poza zakresem opracowania lub bez zmian projektowych
- Wejścia do budynku
- Hydrant pożarowy istniejący
- Porządkowy numer pomieszczenia

		Biuro Projektów PRO-DETAN s.c. 25-342 Kielce ul. Morcinka 27B tel./fax 41 369 10 98; GSM 721 152 785 e-mail: prodetan@adres.pl				
ZADANIE:		Rozbudowa budynku szkolno-administracyjnego (o sztyb windy zewnętrznej dla osób niepełnosprawnych) na działce o nr ewid. 36/19 (Obręb 34, arkusz 4), położonej przy ul. Jana Kilińskiego w Ostrowcu Świętokrzyskim			Stadium dokument.:	
ADRES:		ul. Kilińskiego 49 , 27-400 Ostrowiec Świętokrzyski, działka nr ewid. 34, arkusz 4			P.B. - P.T. Branża:	
INWESTOR:		Zakład Doskonalenia Zawodowego w Kielcach ul. I. Paderewskiego 55, 25-950 Kielce				ELEKTRYCZNA
NAZWA RYSUNKU:		RZUT PARTERU - fragment			Skala:	
					1:50	
Projektant:		Specjalność:	Nr uprawnień	Podpis	Data	Rys. nr:
	inż. Marek Czwartosz	Instalacje i sieci elektryczne	KL-186/94		10.2022	E-2
Sprawdzający:	inż. Janusz Waldon	Instalacje i sieci elektryczne	KL-242/89		10.2022	